

KUŹNICKI ADAM
USŁUGI GEODEZYJNE
ul. Szańska 11/13
87-800 Lubraniec
tel. 054 235-2882
NIP 888-109-86-84

Mapa Sytuacyjno-Wysokościowa

Skala 1:500

miasto Lubraniec

ul. Szkolna

dz. 216

Mapa aktualna na dzień: 25.01.2010r.

KERG 3126-4/2010

Godło mapy 6.180.28.06.1


Mapa do celów projektowych

Adres: Lubraniec
ul. Szkolna
nr apr. 72182

STAROSTWO POWIATOWE
we Włodawku
Wydział Geodezji, Nieruchomości
Architektury i Budownictwa
ul. Św. Antoniego 49, 87-800 Włodawek
tel./fax 054 230 46 82

POWIATOWY OŚRODEK DOKUMENTACJI
GEODEZYJNEJ I KARTOGRAFICZNEJ
W obszarze oznaczonym linią przerywaną potwierdzono w terenie aktualność treści mapy zasadniczej. Dokumenty potwierdzające aktualność mapy przyjęto do zgłoszenia w dniu 29.01.2010 r. Zawierają one pod nr 3126-4/2010. Niniejsza mapa służy do celów projektowych. Projektowane obiekty usytuowane wymagające pozwolenia na budowę podlegają wytyczeniu i inwentaryzacji powykonawczej przez jednostkę uprawnioną do wykonywania prac geodezyjnych Włodawka, dn. 29.01.2010

3 up. STAROSTY

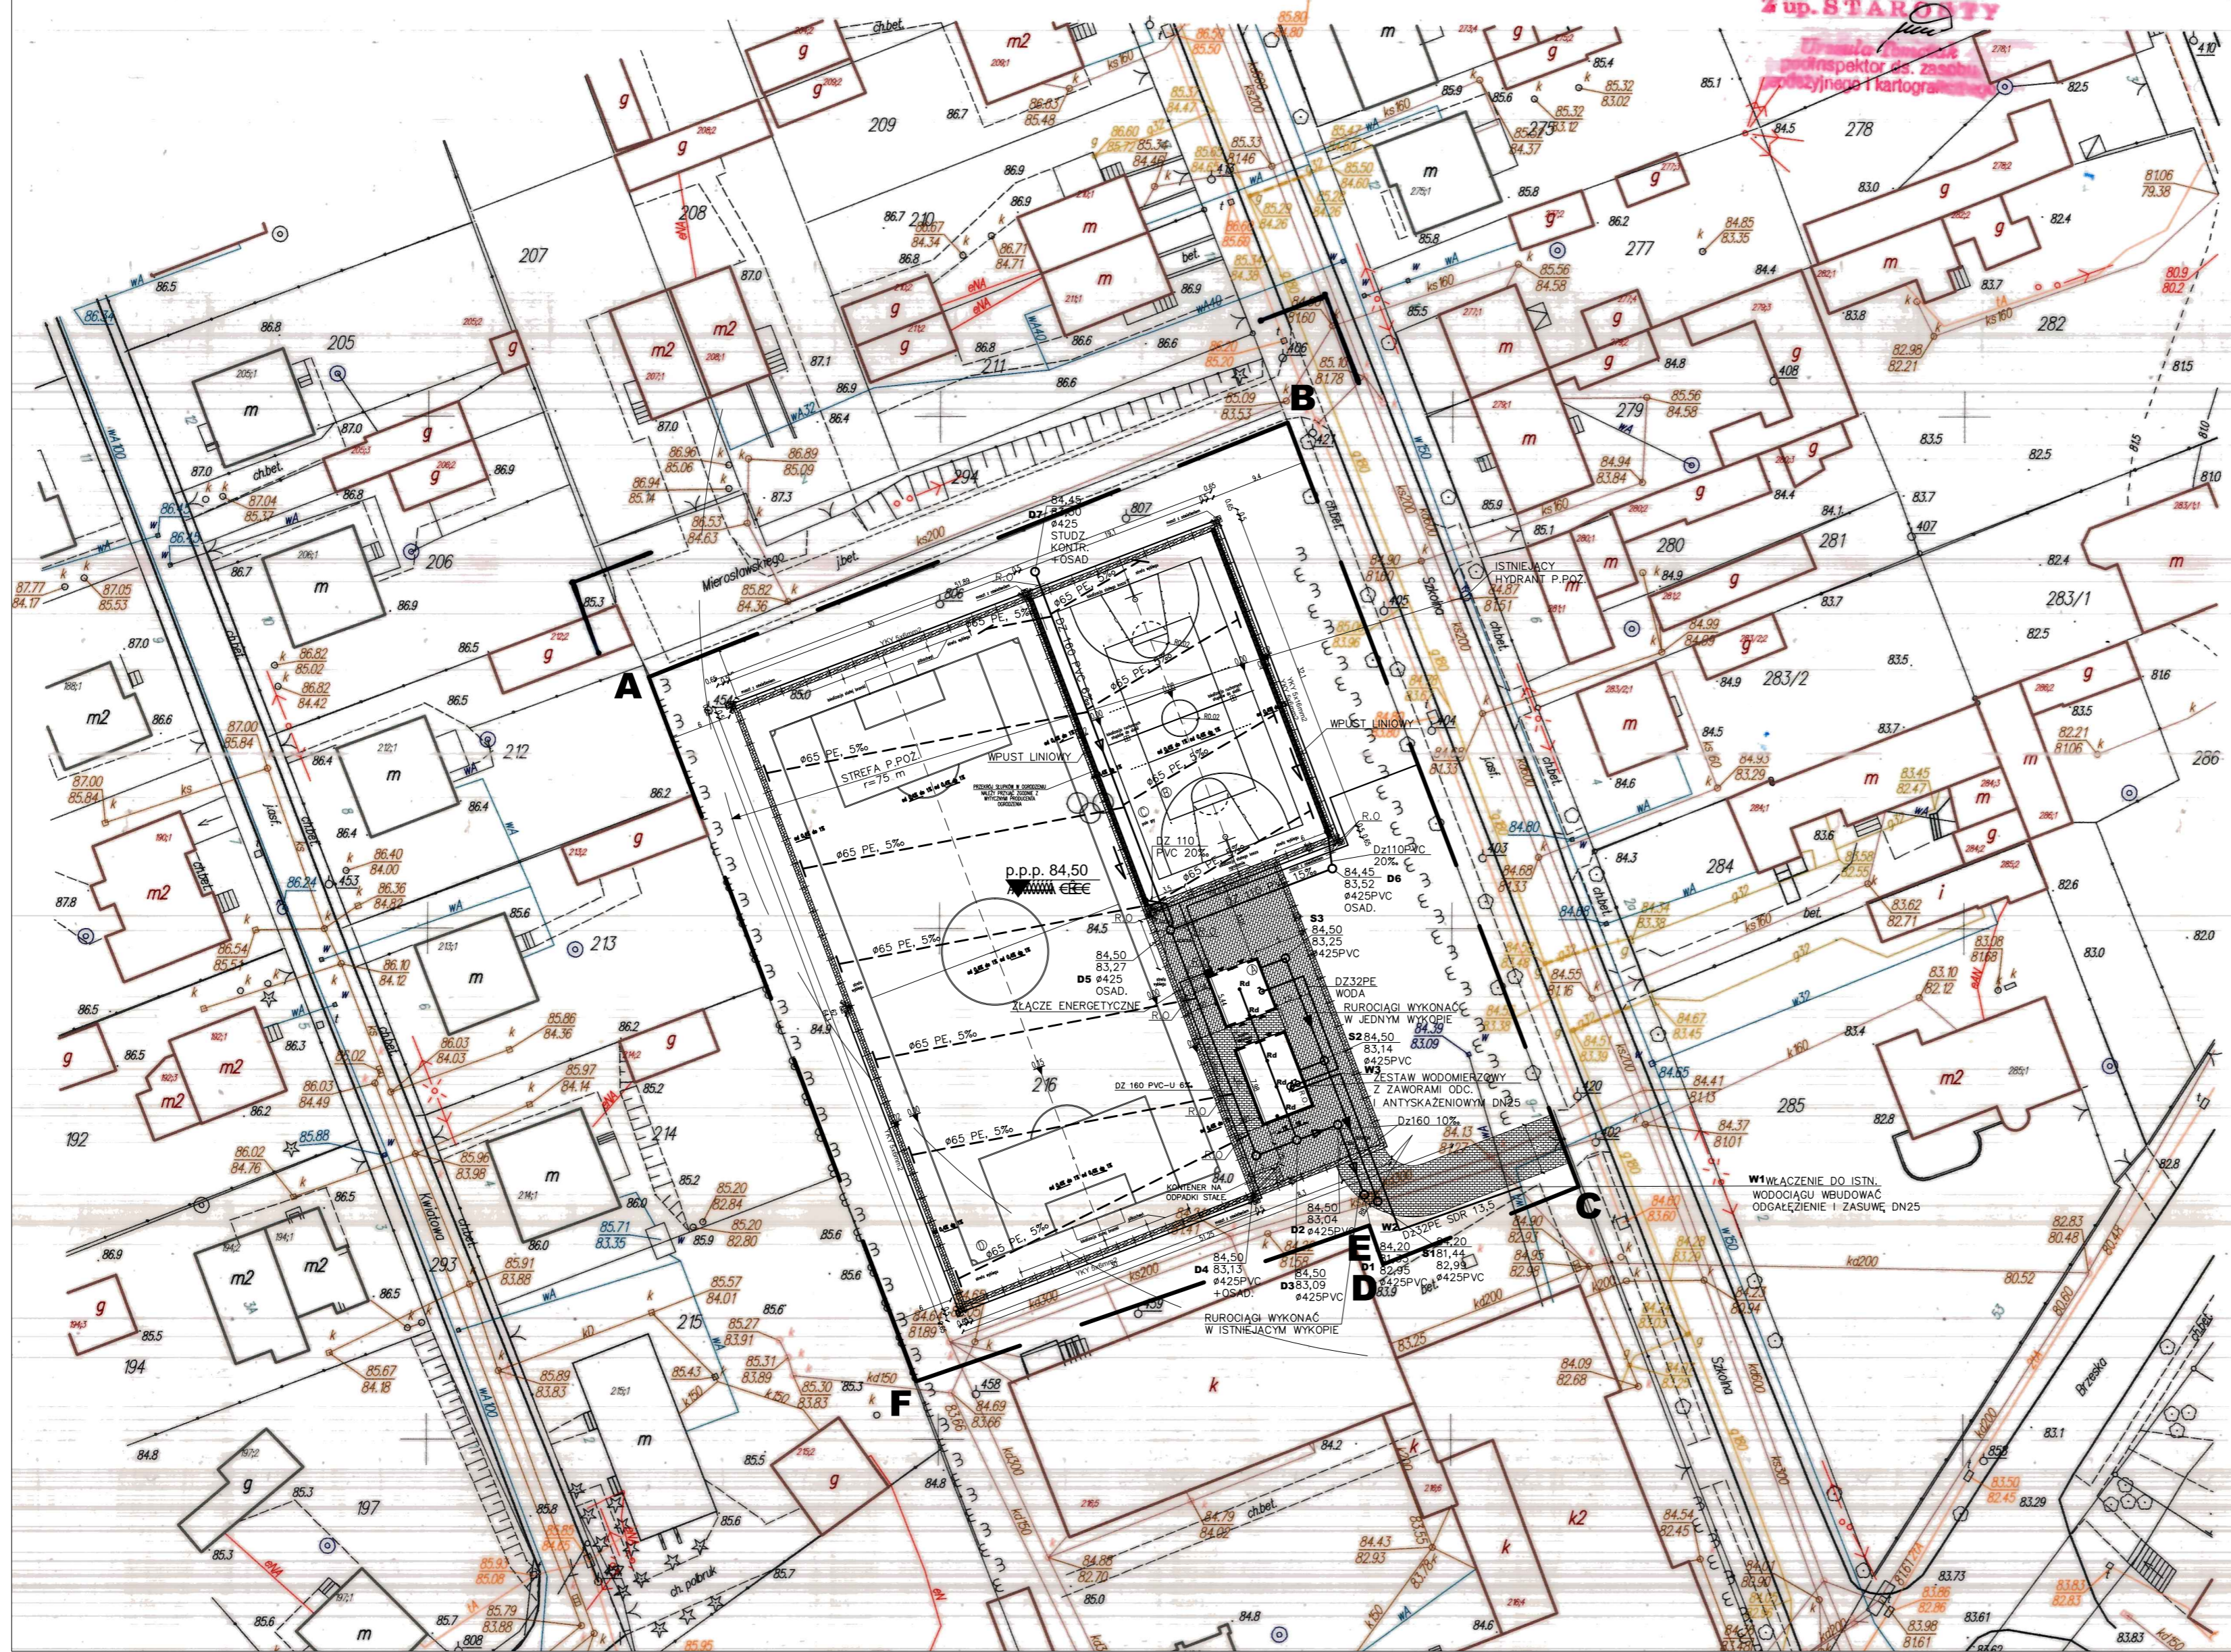

PROJEKT ZAGOSPODAROWANIA TERENU SKALA 1:500



KOPIA MAPY JEST ZGODNA Z MAPĄ DO CELÓW
PROJEKTOWYCH KERG 3126-4/2010
Z DNIA 25.01.2010 r.

LEGENDA

- KANALIZACJA SANITARNA – GRAWITACYJNA
- KANALIZACJA DESZCZOWA
- DRENAŻ
- WODOCIĄG
- PRZEWODY ELEKTRYCZNE
- MODUŁOWY SYSTEM ZAPLECZA BOISKA
- BOISKO DO SIATKÓWKI
- BOISKO DO KOSZYKÓWKI
- BOISKO DO PIŁKI NOŻNEJ
- A-F** TEREN OBJĘTY INWESTYCJĄ



"IZOL"- BIURO PROJEKTÓW

87-800 WŁODAWEK, UL. PŁOCKA 26

**PROJEKT ZAGOSPODAROWANIA TERENU
PROJEKT ZAGOSPODAROWANIA TERENU SIECI WOD.-KAN
PROJEKT ZAGOSPODAROWANIA TERENU SIECI
ENERGETYCZNEJ**

TYTUŁ:	ORLIK 2012 ZESPÓŁ BOISKA SPORTOWYCH	
OBIEKT:	BOISKA SPORTOWE Z ZAPLECZEM	
BRANŻA:	ARCHITEKTURA, SANITARNA, ELEKTRYCZNA	
INWESTOR:	ZESPÓŁ SZKÓŁ W LUBRANCU UL. BRZESKA 51, 87-890 LUBRANIEC	
ADRES:	LUBRANIEC PRZY UL. BRZESKIEJ 51 I SZKOLNEJ, DZ. NR 216	
OPRACOWAŁ:	Stawomir Sobczak	
OPRACOWAŁ:	mgr inż. Piotr Myszkowski	
PROJEKTOWAŁ:	mgr inż. arch. Jerzy Kociołowicz	448/69 w specj. architektonicznej
SPRAWDZIŁ:	mgr inż. arch. Zbigniew Kawecki	GT-8386-5/16/76 Wk w specj. architektonicznej
PROJEKTOWAŁ:	tech. M. Trzaskalski	ABU-IX-8386-5/73/89Wk w specj. instalacje sanitarne JA-V-7342-5/33/92Wk w specj. sieci sanitarne
SPRAWDZIŁ:	mgr inż. K. Bieniecka	KUP/0045/0005/05 w specj. sieci i instalacje sanitarne
PROJEKTOWAŁ:	inż. Jarosław Szczepny	WBPP-AN-8386-5/46/81/Wk w specj. sieci, instalacji urządzeń elektroenerget.
SKALA :	1:500	
DATA :	29.03.2010	
RYS. NR:	IZOL 1	STR.